



# デジタルサイネージ 電力配線図

平面図 S=1:200

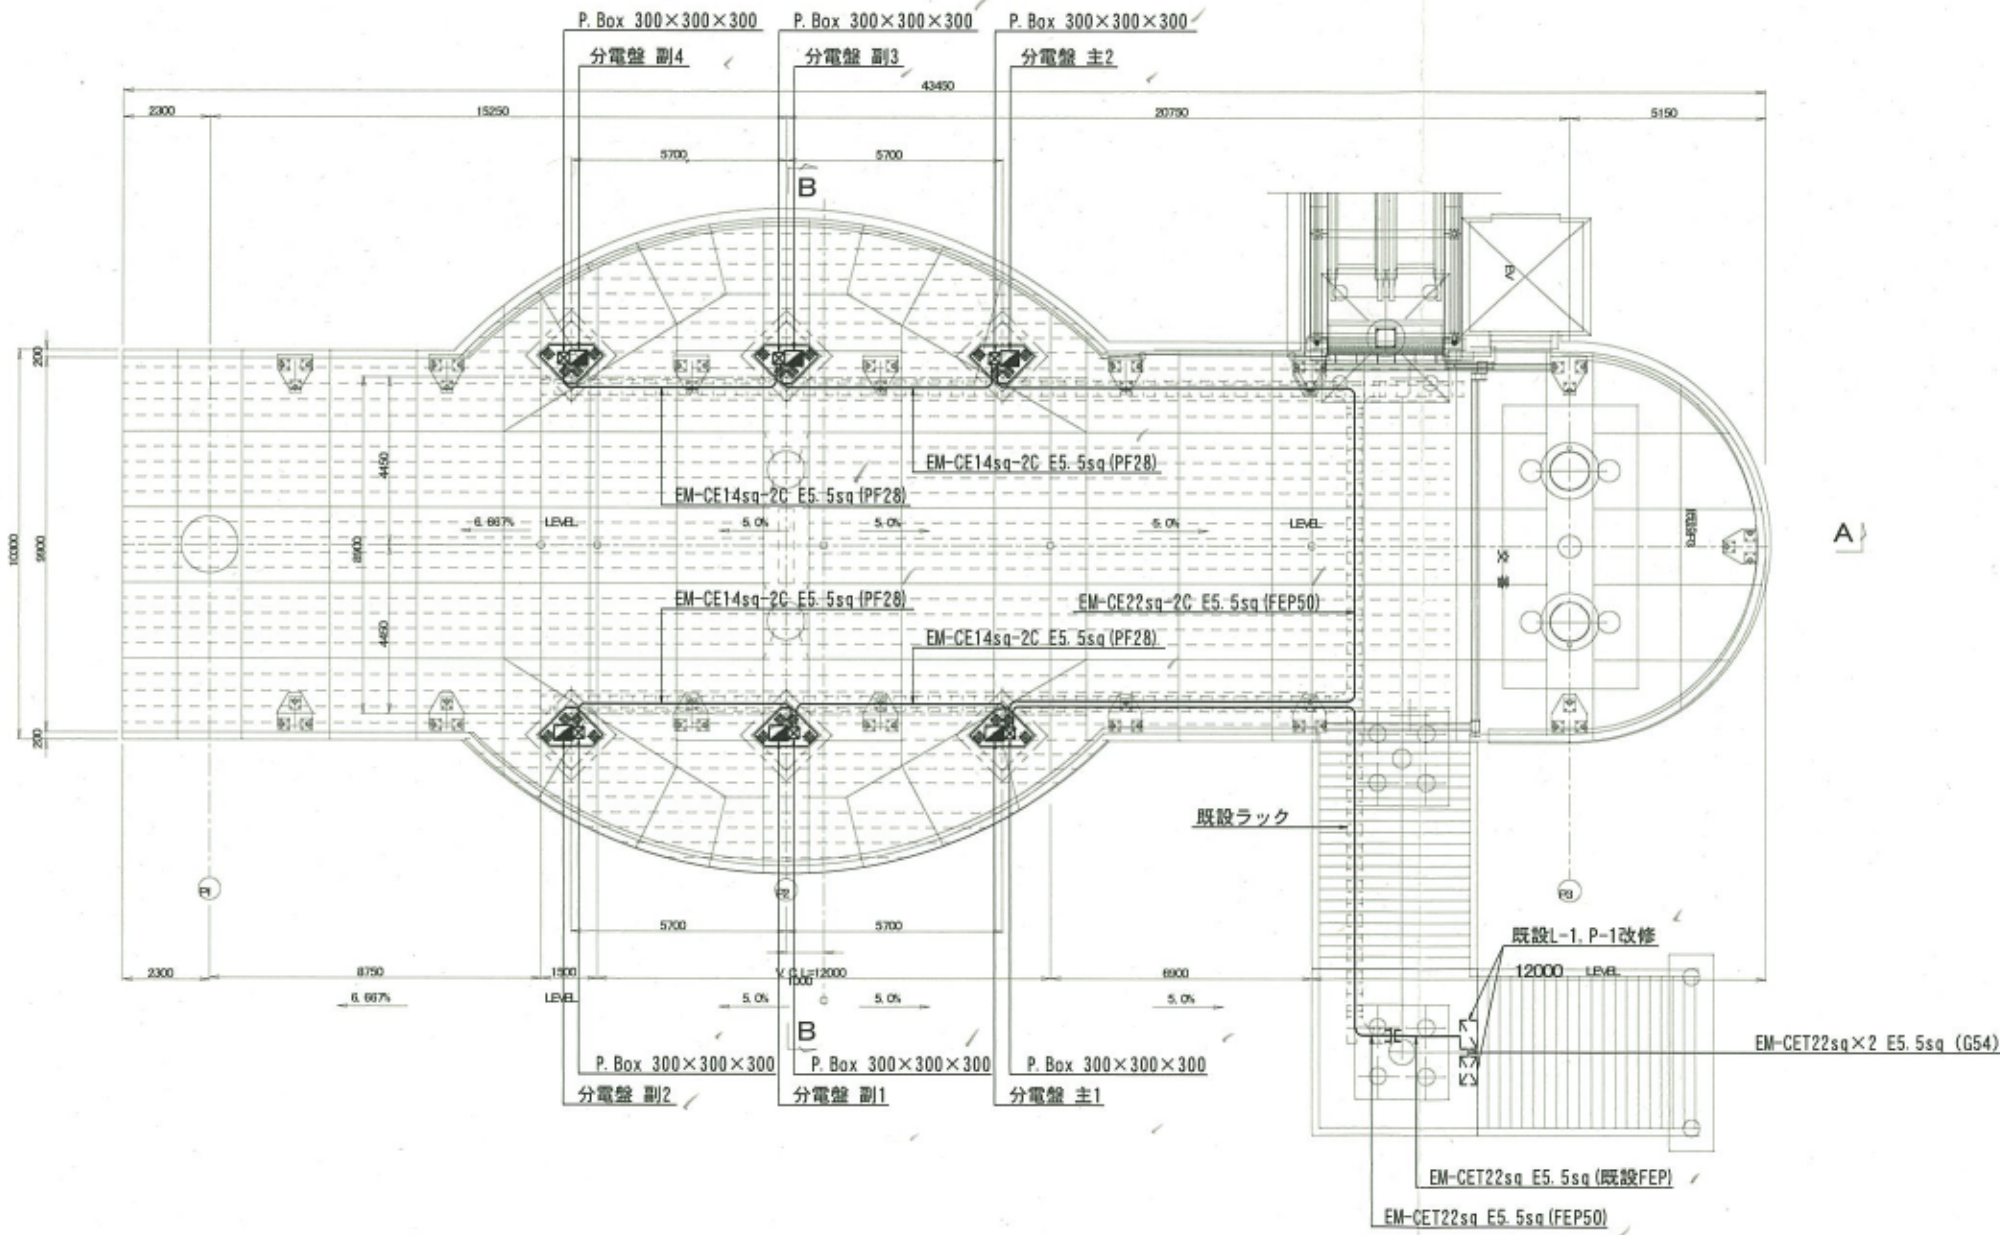

標準断面図 S=1:200

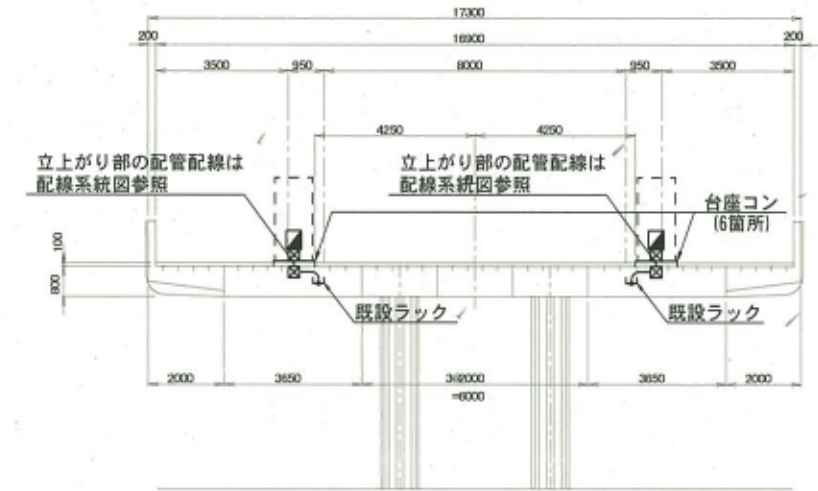

凡例表		
記号	名称	備考
■	分電盤	サイネージ筐体内組込
□	プルボックス	
—	配管配線	露出配管

注) プルボックスの仕様は配線系統図参照のこと

工事名	船橋駅前歩道橋デジタルサイネージモニター設置工事		
図面名称	電力配線図	縮尺	1/200
		作成者	図面番号
	船橋市建設局建築部建築課	平成27年度	5/10