


1/22 測定

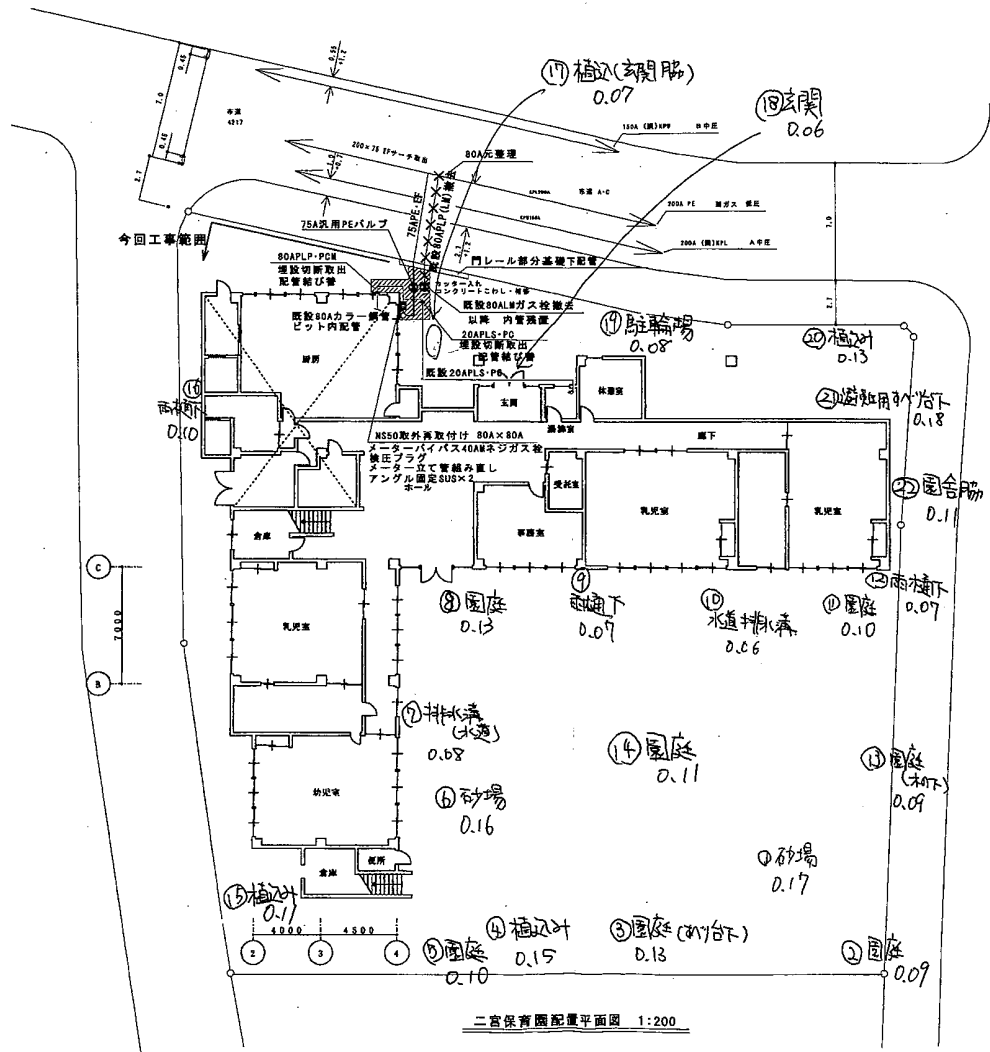

凡例

	新設ガス配管
	既設ガス配管
	撤去ガス配管
	誘電ガス配管
	コンクリート カッター入り こわし・復旧

固定材料は全てステンレス製とする。

二宮保育園配管平面図 1:200

二宮保育園配管平面図	縮尺	S=1/200
作成者	図面番号	
	M-6	11