


高根台保育園

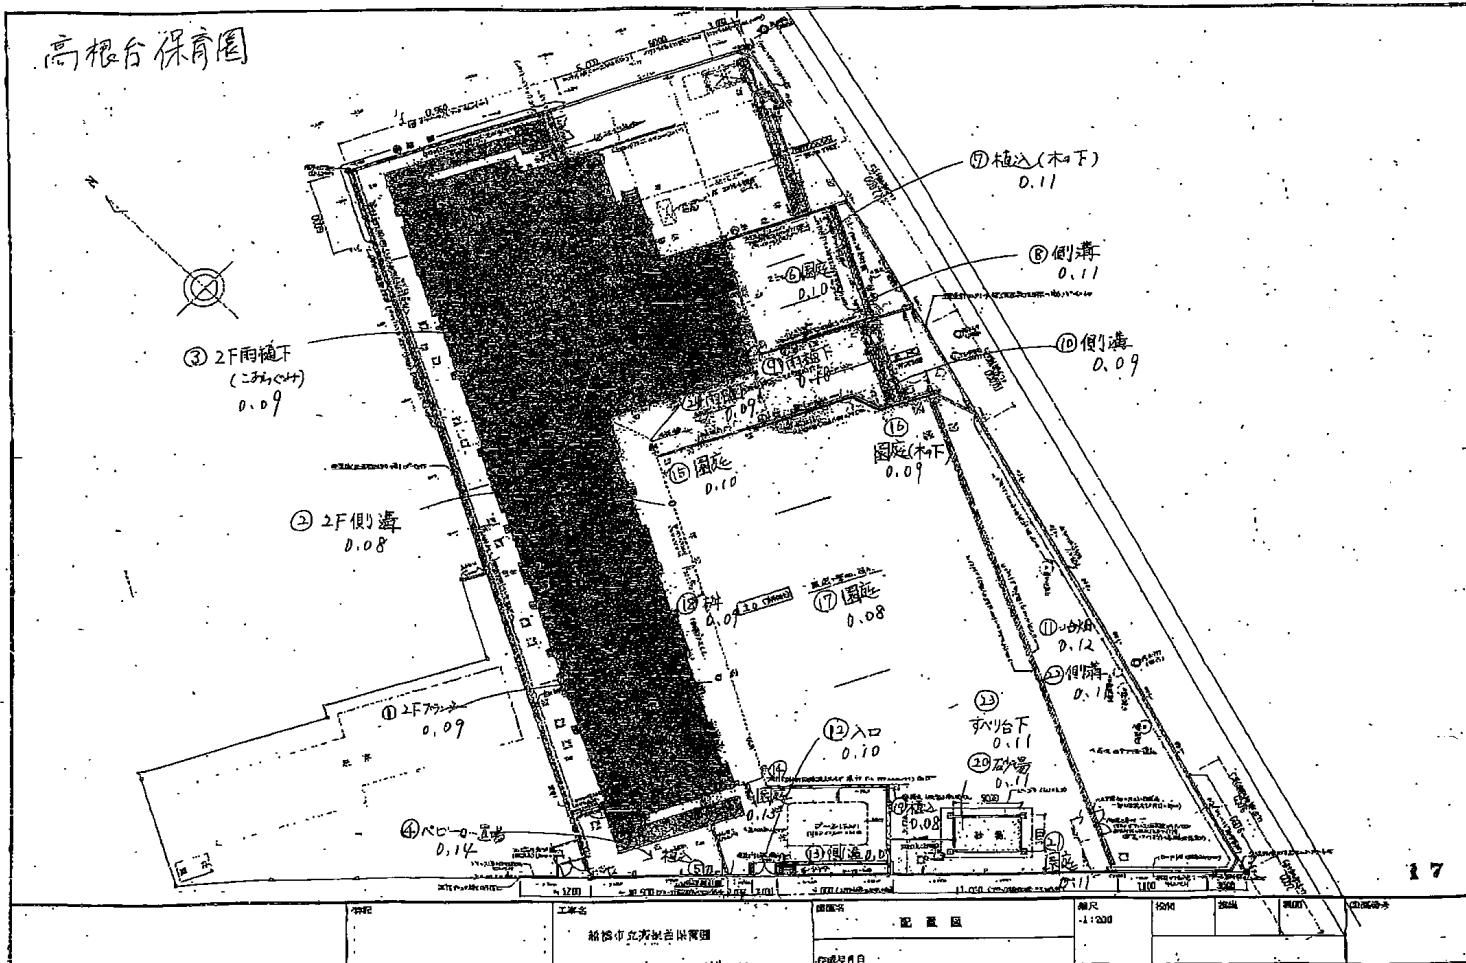

工程名	給排水設備設置	図面名	配置図	縮尺	1:200	50M	30M	100M	100M	100M
作成日		作成者		作成日						